


12.833

Escuelas Graduadas - Teruel -

Bandaja n.º 157 12833

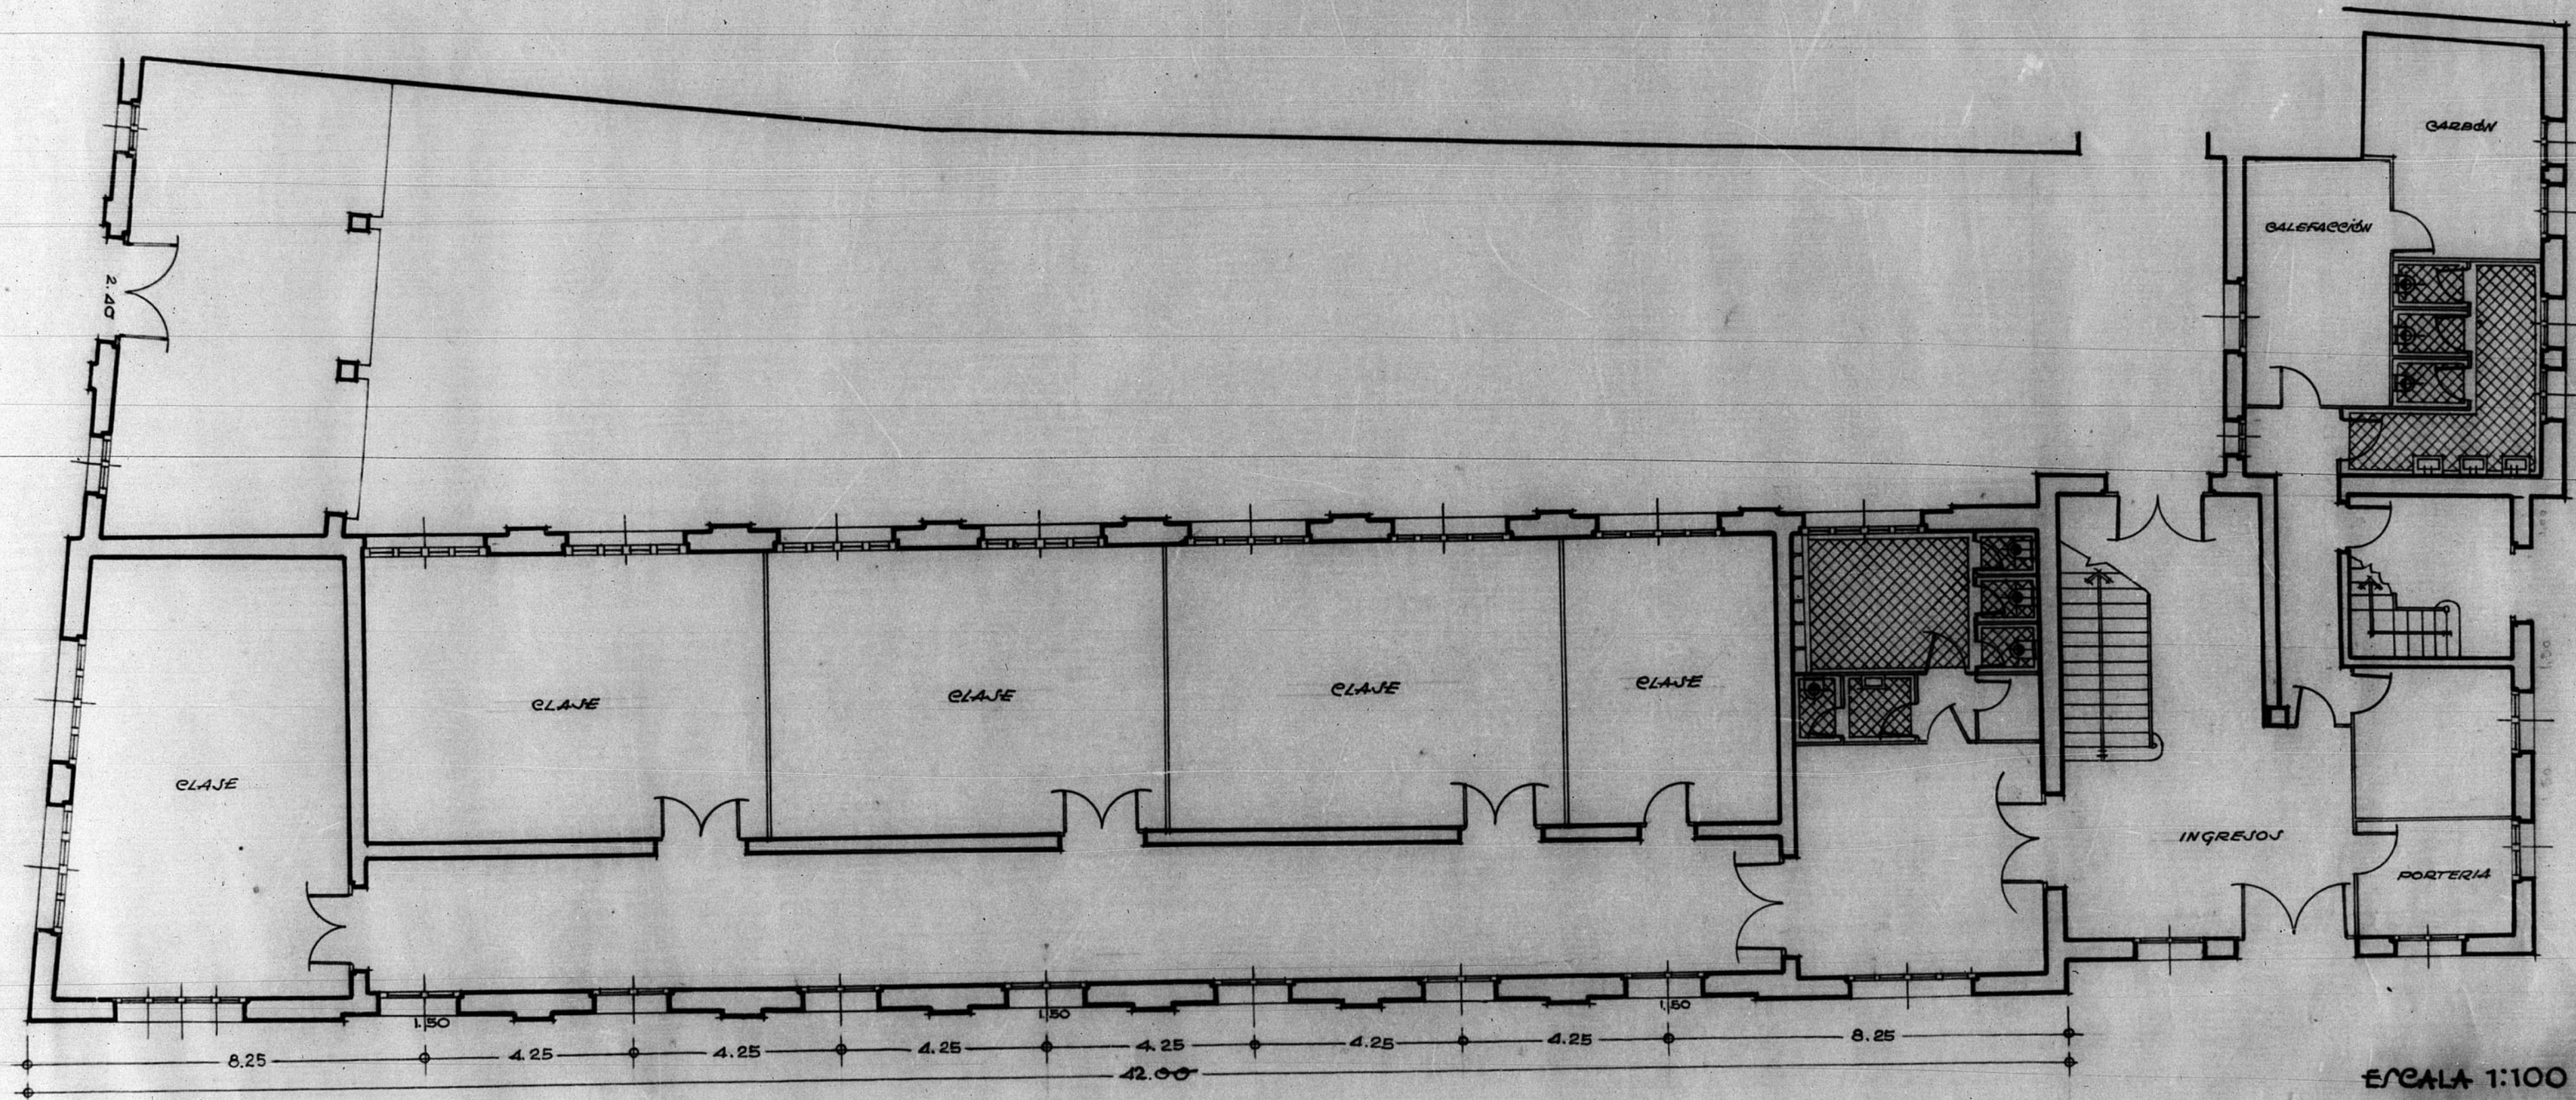

PLANTA BAJA

ESCALA 1:100

ARCHIVO DE LA COMARCA DE
TERUEL
BANDAJA N.º 11 PLANO N.º 375

ESCALA 1/100

0 5 10 mts.