


12.786

Dirección General de Regiones Devastadas  
Arquitectura  
Parque-Retén de Bomberos - Teruel  
Escala 1:100

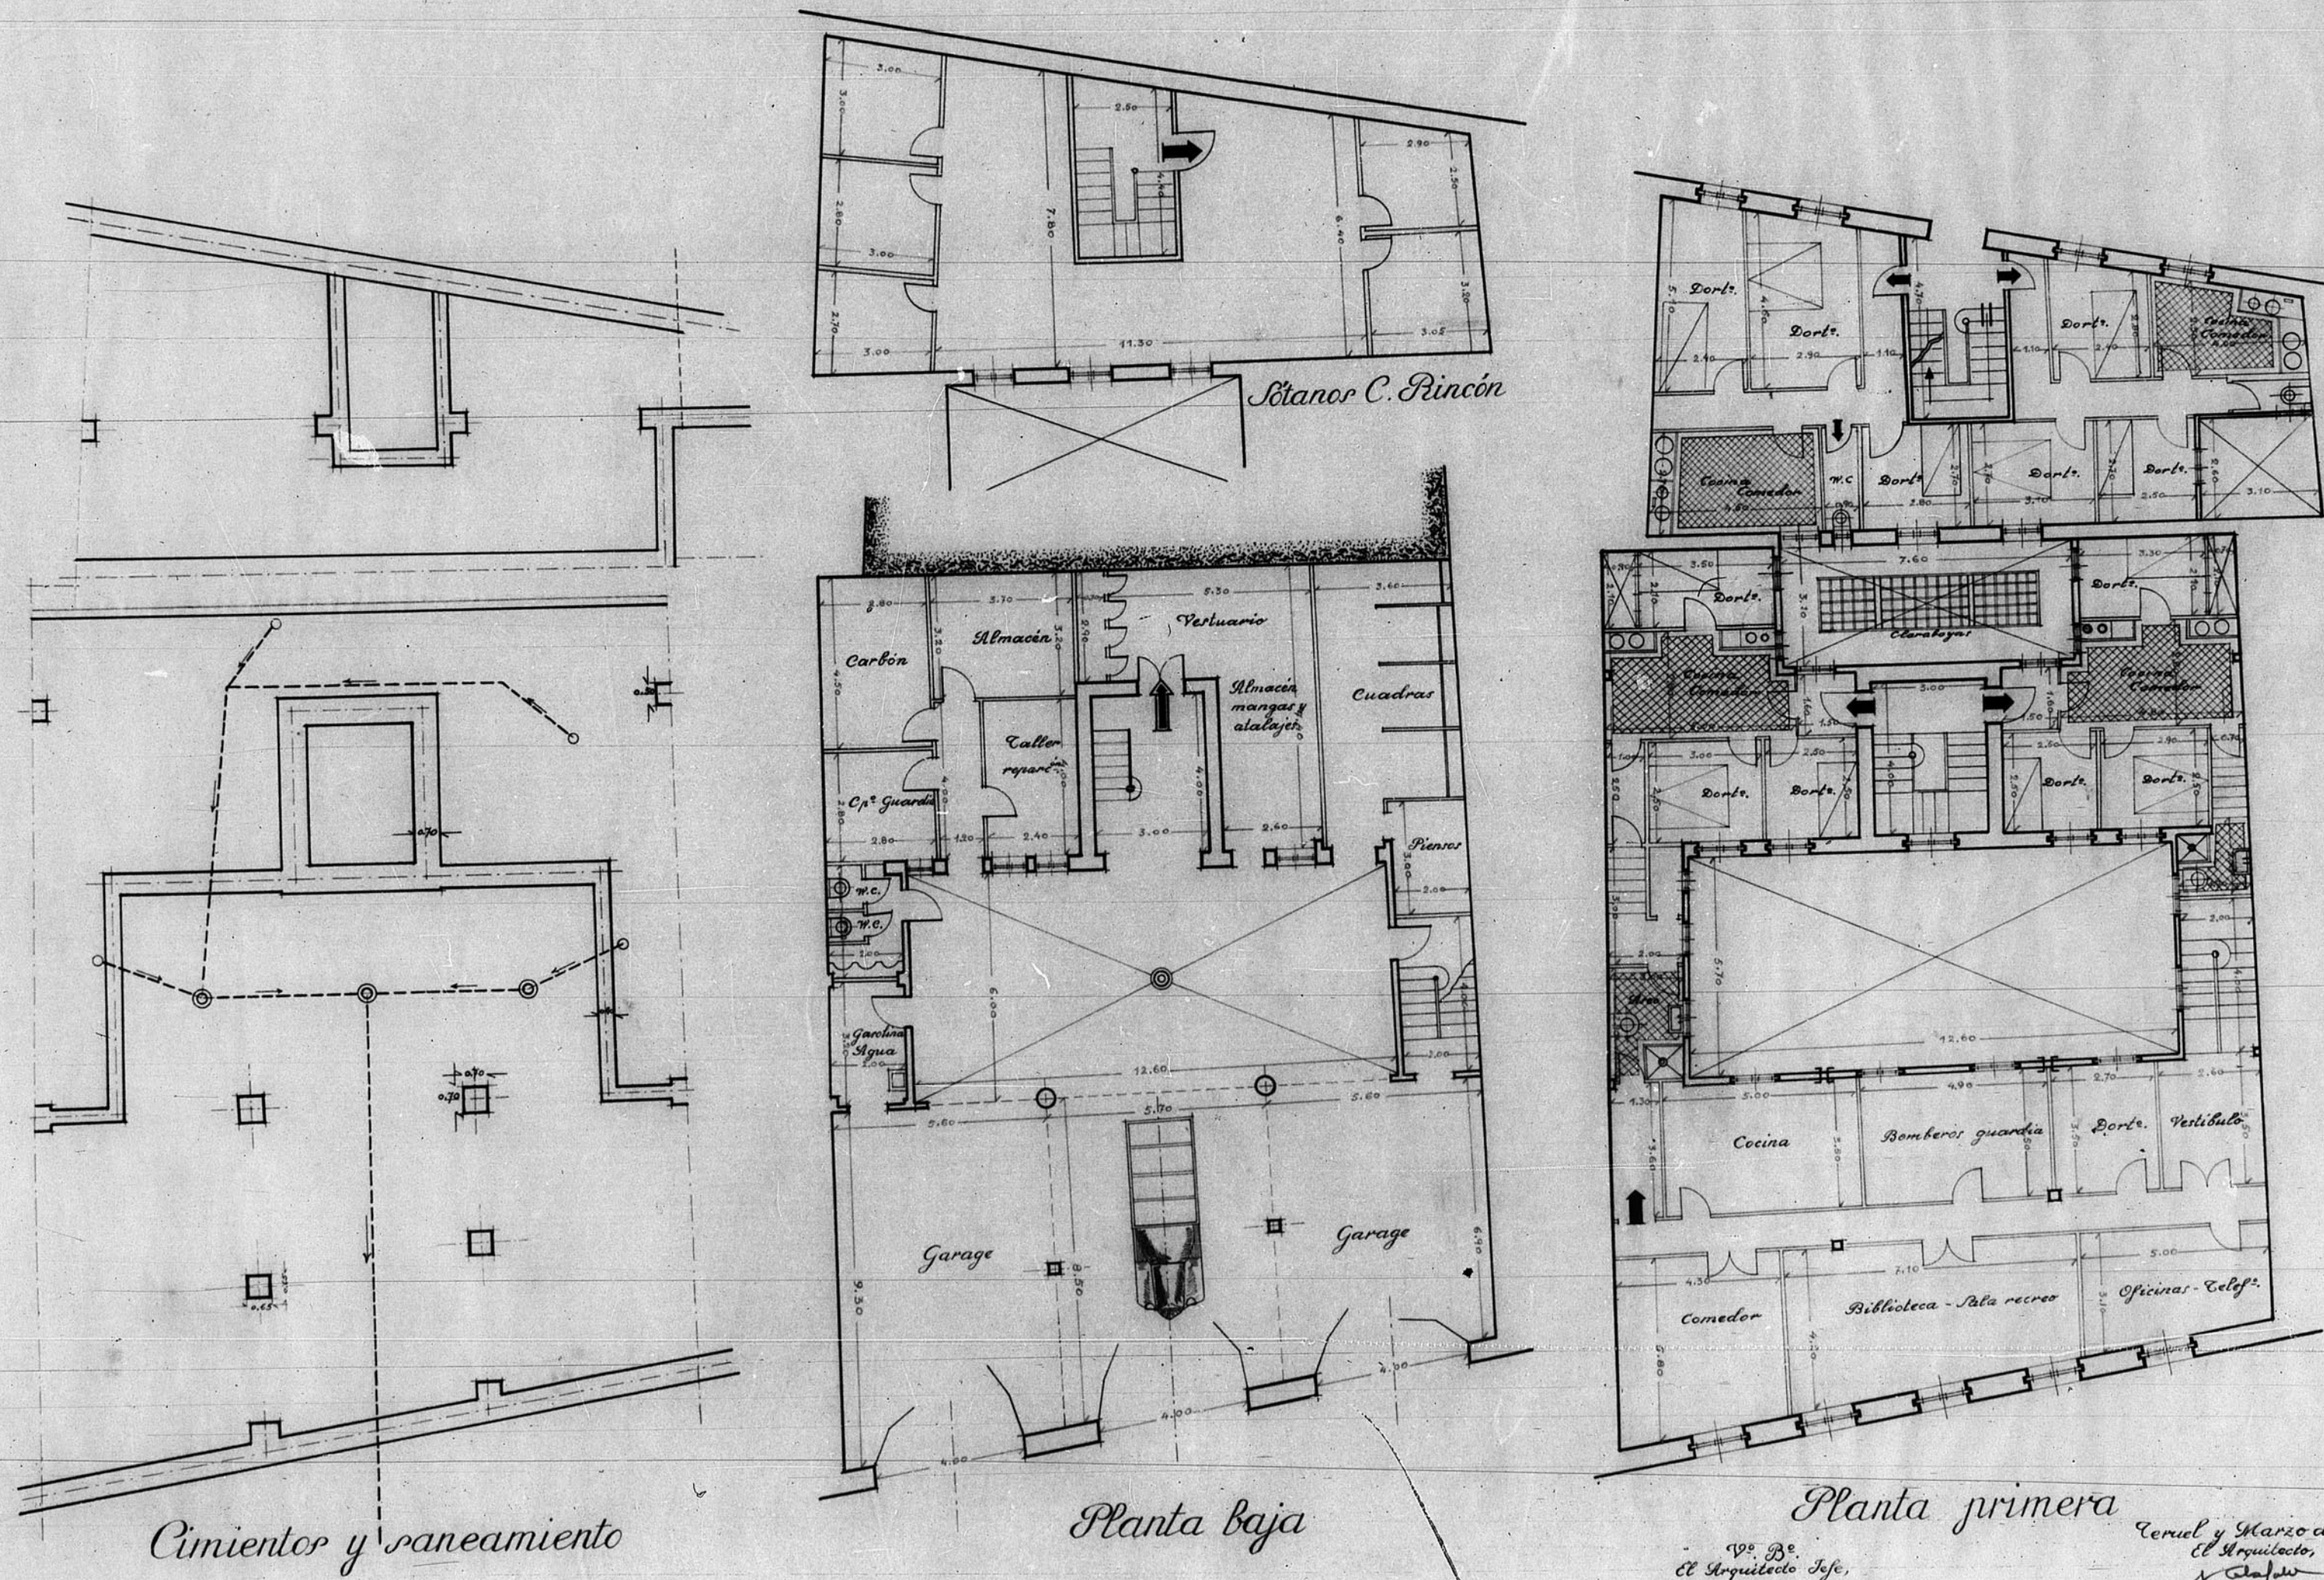


Cimentor y saneamiento

Planta Baja

Planta primera

190 Bº  
El Arquitecto Jefe,  
*Juan María Esteban*

Teruel y Marzo de 1941  
El Arquitecto,  
*J. J. J.*

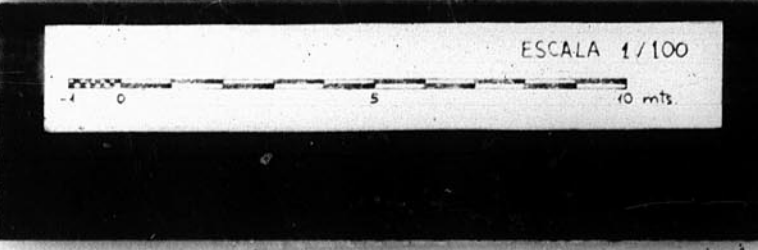

LISTA DE CONSERVACION DE LA PROVINCIA  
DE TERUEL  
Número de Archivo 227