

AULA LAB. QUIMICA

3 TOMAS DE AGUA
ELECTRICIDAD
GAS

ENTRADA
PRINCIPAL

ASEOS


VESTIBULO

ASEO
PROF.

DEPARTAMENTO
DE
FISICA Y QUIMICA

1


POYATA DE OBRA

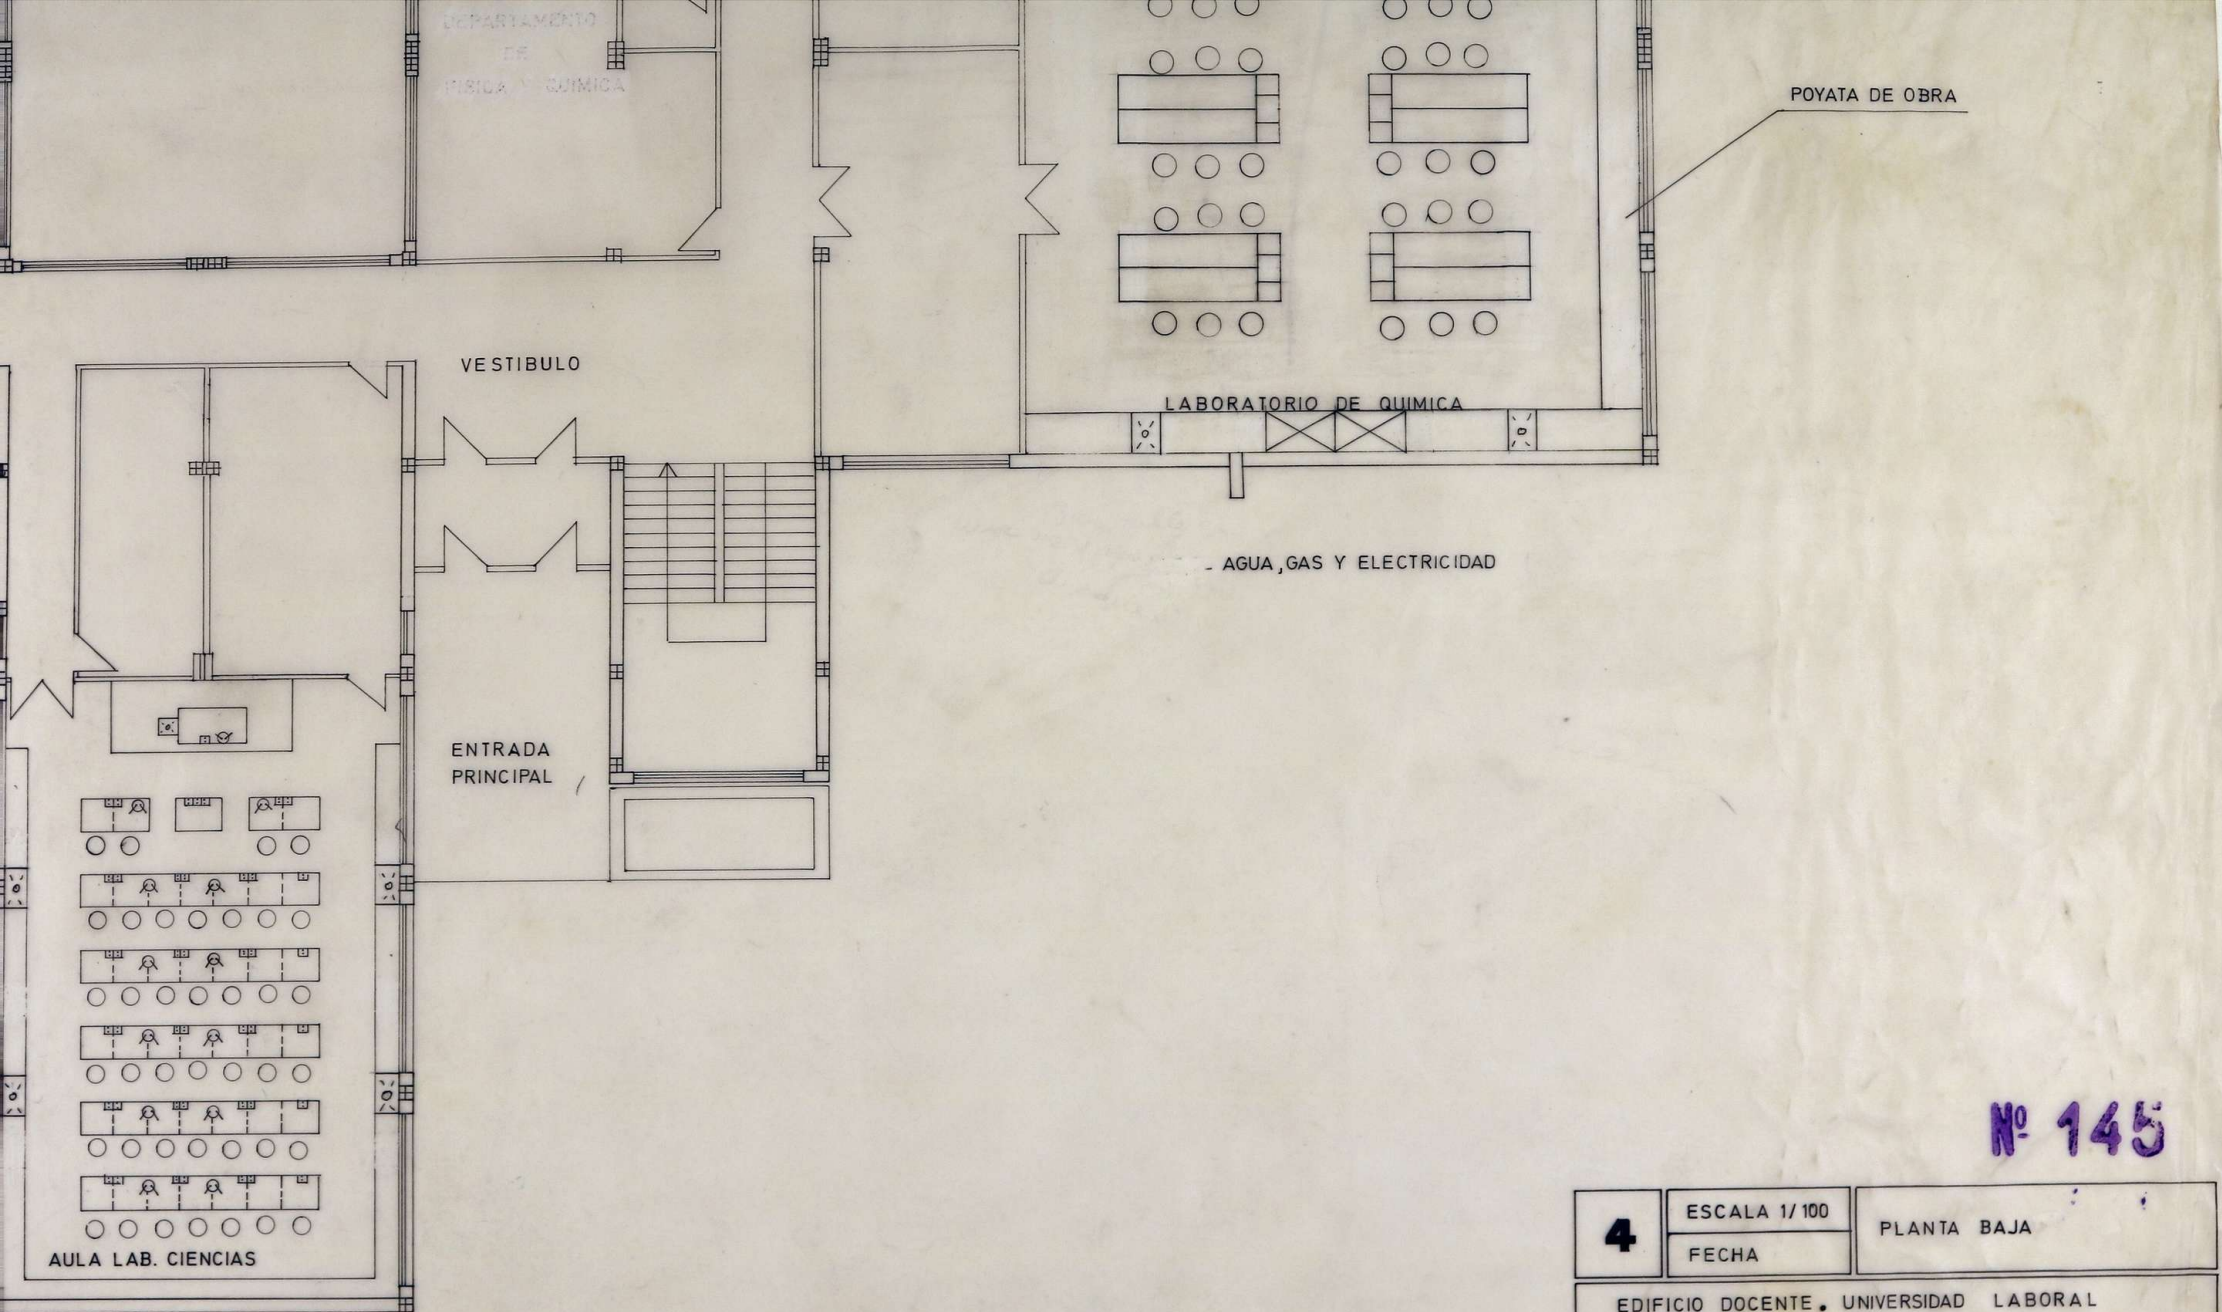


Nº 145


4	ESCALA 1/100	PLANTA BAJA
	FECHA	
EDIFICIO DOCENTE. UNIVERSIDAD LABORAL ZARAGOZA. PABELLON 6º		
PROPIEDAD.	ARQUITECTO.	

A-CARP 104 - 68

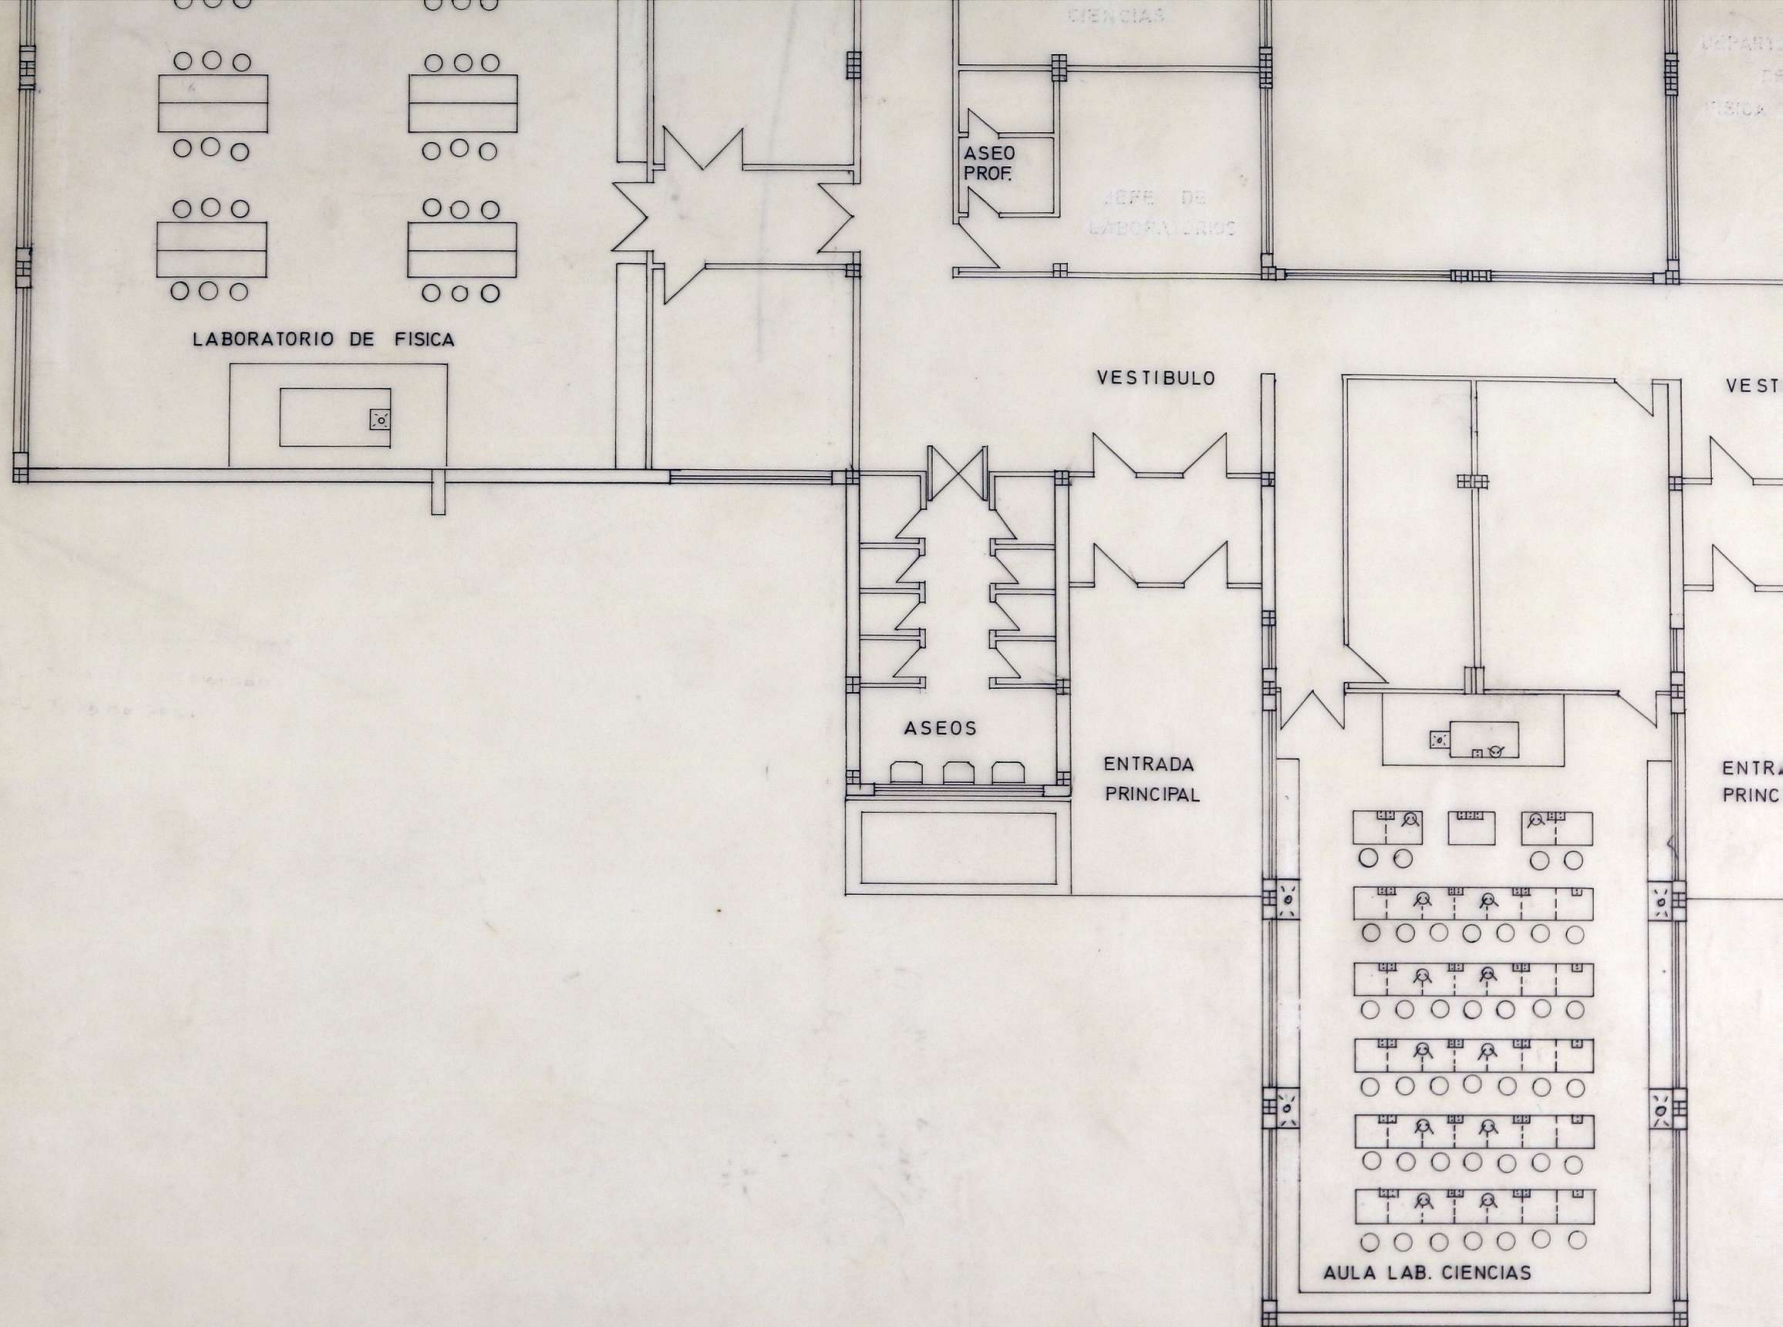

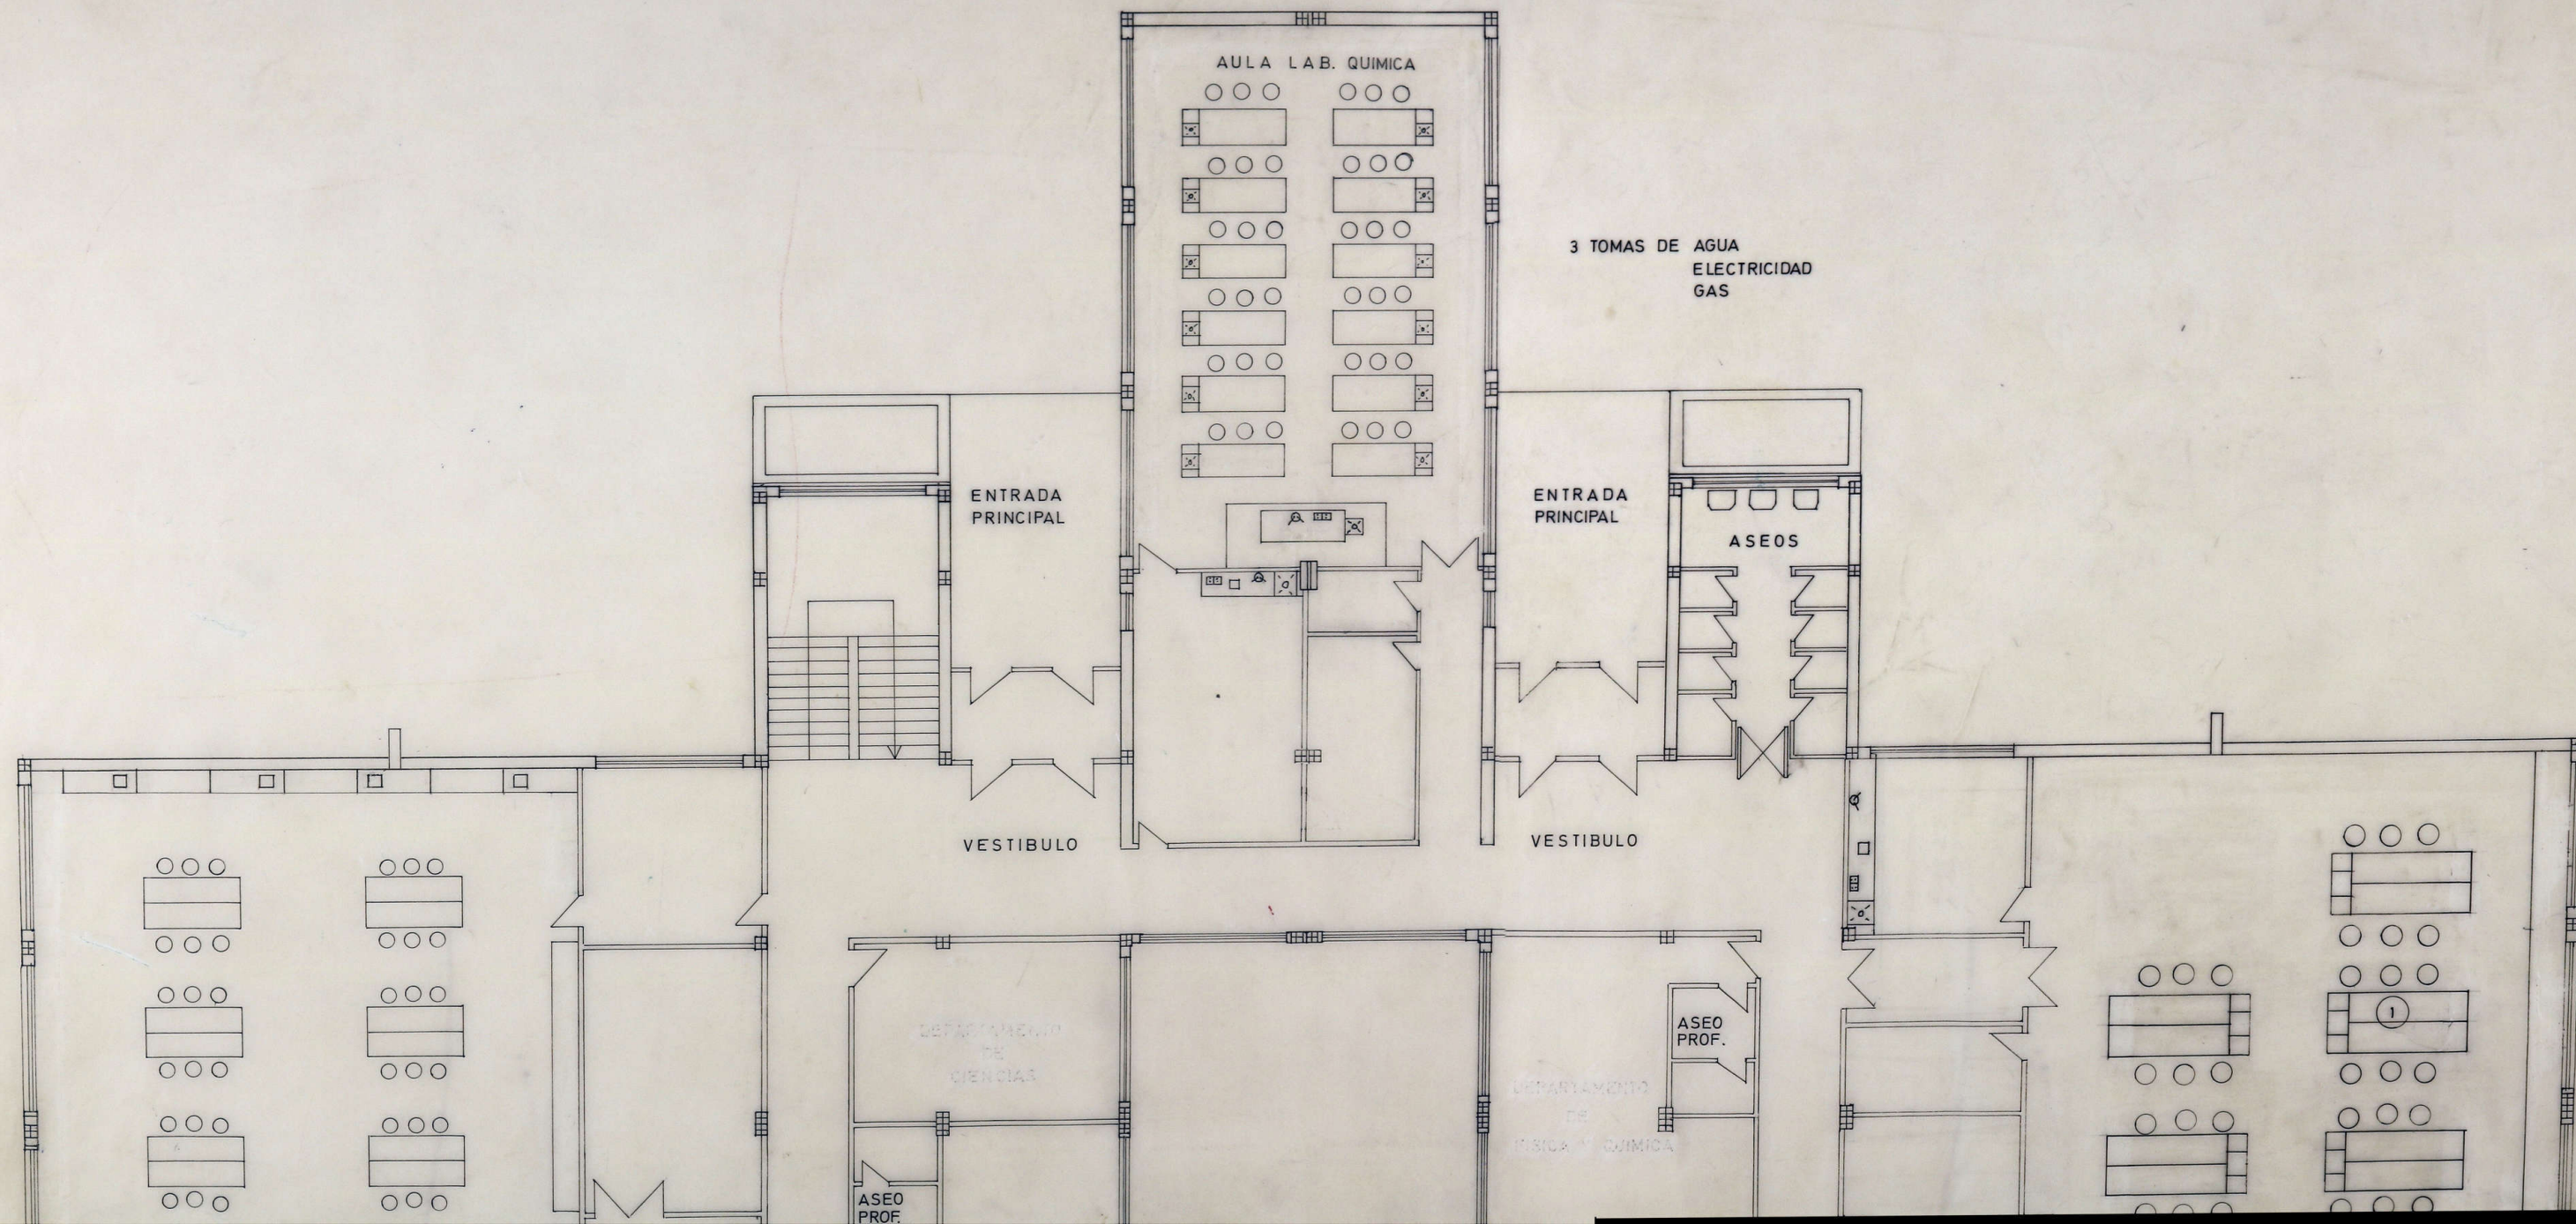

POYATA DE OBRA

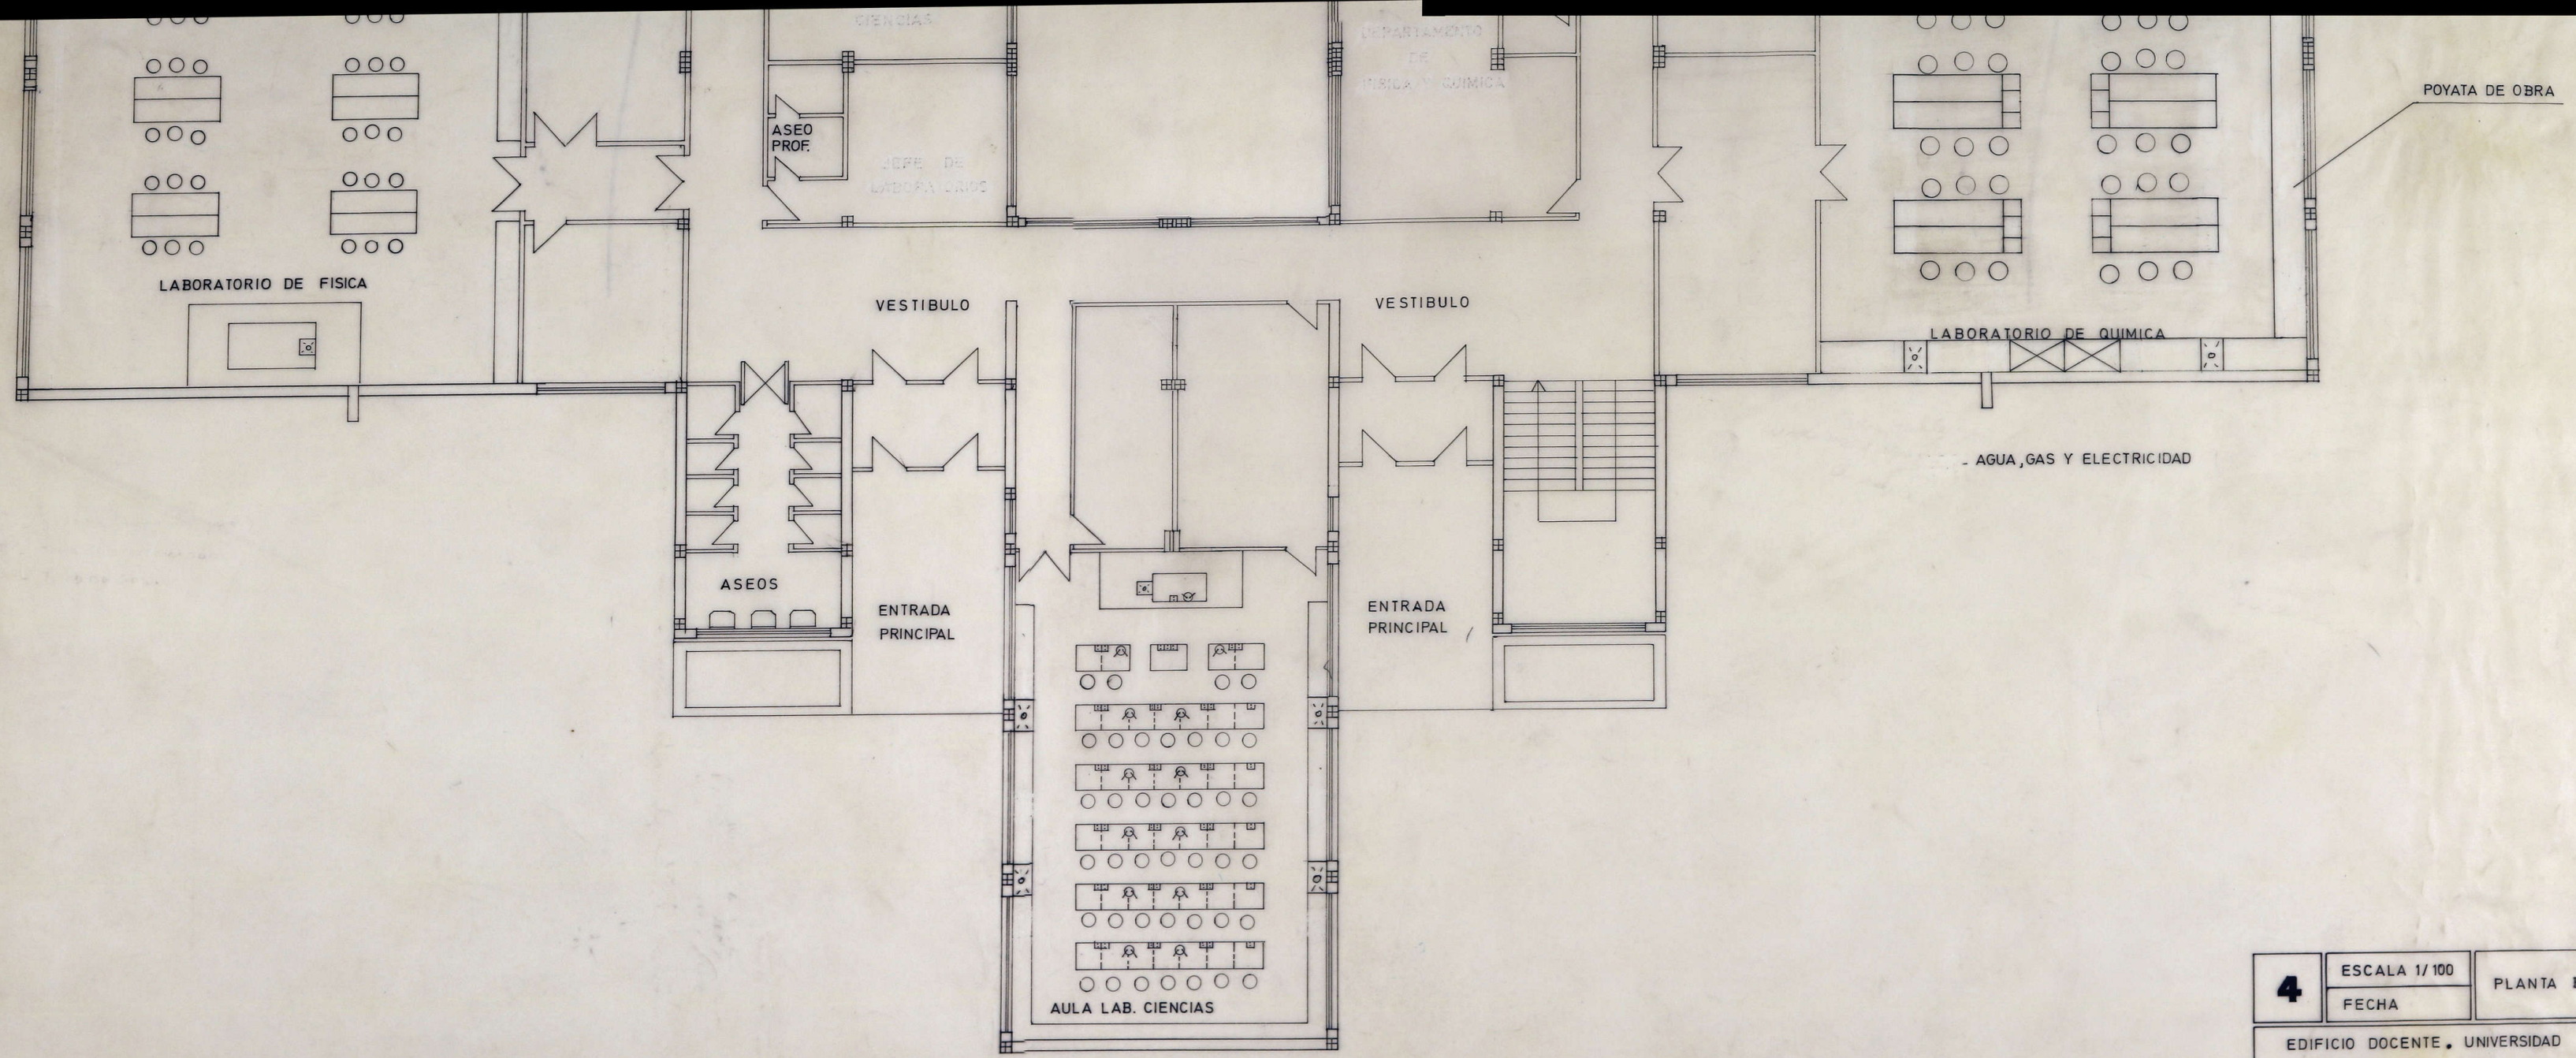

Nº 145

4	ESCALA 1/100	PLANTA BAJA
	FECHA	
EDIFICIO DOCENTE, UNIVERSIDAD LABORAL ZARAGOZA, PABELLON 6º		
PROPIEDAD.	ARQUITECTO.	

A-CARP 104 - 68